


SEZNAM SOUŘADNIC BODŮ KOMUNIKACÍ (OSY KOMUNIKACÍ)

bod	Y	X	výška
1	743 884,16	1 031 122,94	282,05
2	743 887,21	1 031 110,54	282,42
3	743 883,76	1 031 085,83	283,36
4	743 876,63	1 031 087,15	283,35
5	743 875,81	1 031 087,36	283,48
6	743 842,28	1 031 093,87	283,95
7	743 834,39	1 031 088,87	283,90
8	743 822,22	1 031 012,62	282,80
9	743 810,51	1 030 943,74	282,05
10	743 798,31	1 030 943,67	282,15
11	743 840,01	1 030 943,89	281,35
12	743 847,83	1 031 009,83	282,60
13	743 877,64	1 031 041,93	282,67
14	743 876,36	1 031 037,77	282,70
15	743 874,24	1 031 030,83	282,41
16	743 870,33	1 030 960,03	281,21
17	743 870,35	1 030 958,70	281,17
18	743 868,92	1 030 942,56	280,61
19	743 870,62	1 030 903,74	280,10
20	743 877,44	1 030 896,28	279,80
21	743 878,28	1 030 896,20	279,93
22	743 992,19	1 030 886,35	274,95
23	743 998,33	1 030 892,38	274,70
24	744 002,14	1 030 946,75	275,20
25	743 999,76	1 030 947,04	275,25
26	743 998,26	1 030 947,22	275,28
27	743 875,40	1 030 959,38	281,00
28	743 874,60	1 030 959,46	281,13
29	743 873,09	1 030 959,76	281,16
30	744 007,39	1 031 018,59	277,10
31	744 026,29	1 031 017,02	275,00
32	744 040,22	1 031 016,75	273,40
33	744 053,39	1 031 016,43	272,00
34	744 039,76	1 031 003,34	273,60
35	743 977,79	1 031 022,36	278,95
36	743 881,10	1 031 037,01	282,49
37	743 880,30	1 031 037,16	282,62
38	743 878,82	1 031 037,41	282,65
39	743 870,08	1 030 980,37	281,42
40	743 877,68	1 031 042,34	282,71
41	743 874,61	1 031 032,02	282,55
42	743 870,32	1 030 964,37	281,28
43	743 870,21	1 030 954,13	281,04

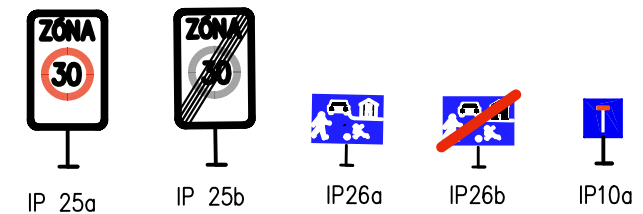

PŘED ZAHÁJENÍM ZEMNÍCH PRACÍ JE NUTNO VYTYČIT A VYZNAČIT PODZEMNÍ SÍŤ SPRÁVCI TĚCHTO SÍTÍ

Stavebník Ing. Hana Grošová  
 Jetřichovická 745/ 14  
 Praha 9 – Prosek

Akce LOKALITA RD VĚTRUŠICE GROŠOVÁ  
 parc.č. 140/13, 140/14, 142/1, 144/9,  
 208, 209/1, 209/2 k.ú. Větrušice u Klecan

Objekt IO-01 KOMUNIKACE A ZPEVNĚNÉ PLOCHY  
 Obsah výkresu CELKOVÁ SITUACE, VYTYČOVACÍ BODY,  
 DOPRAVNÍ ZNAČENÍ

Ing. Hana Zákoucká  
 aut.inž. v oboru pozemní stavby č.0010049  
 Požární 93, 251 62 Mukařov  
 tel. 721 125 830  
 zakoucka.hana@centrum.cz

datum 07/2015  
 účel DSP  
 č. zakázky 13003  
 Měřítko 1:1000 Č. výkresu 02